



PIANTA PIANO TERRA - SCALA 1:100

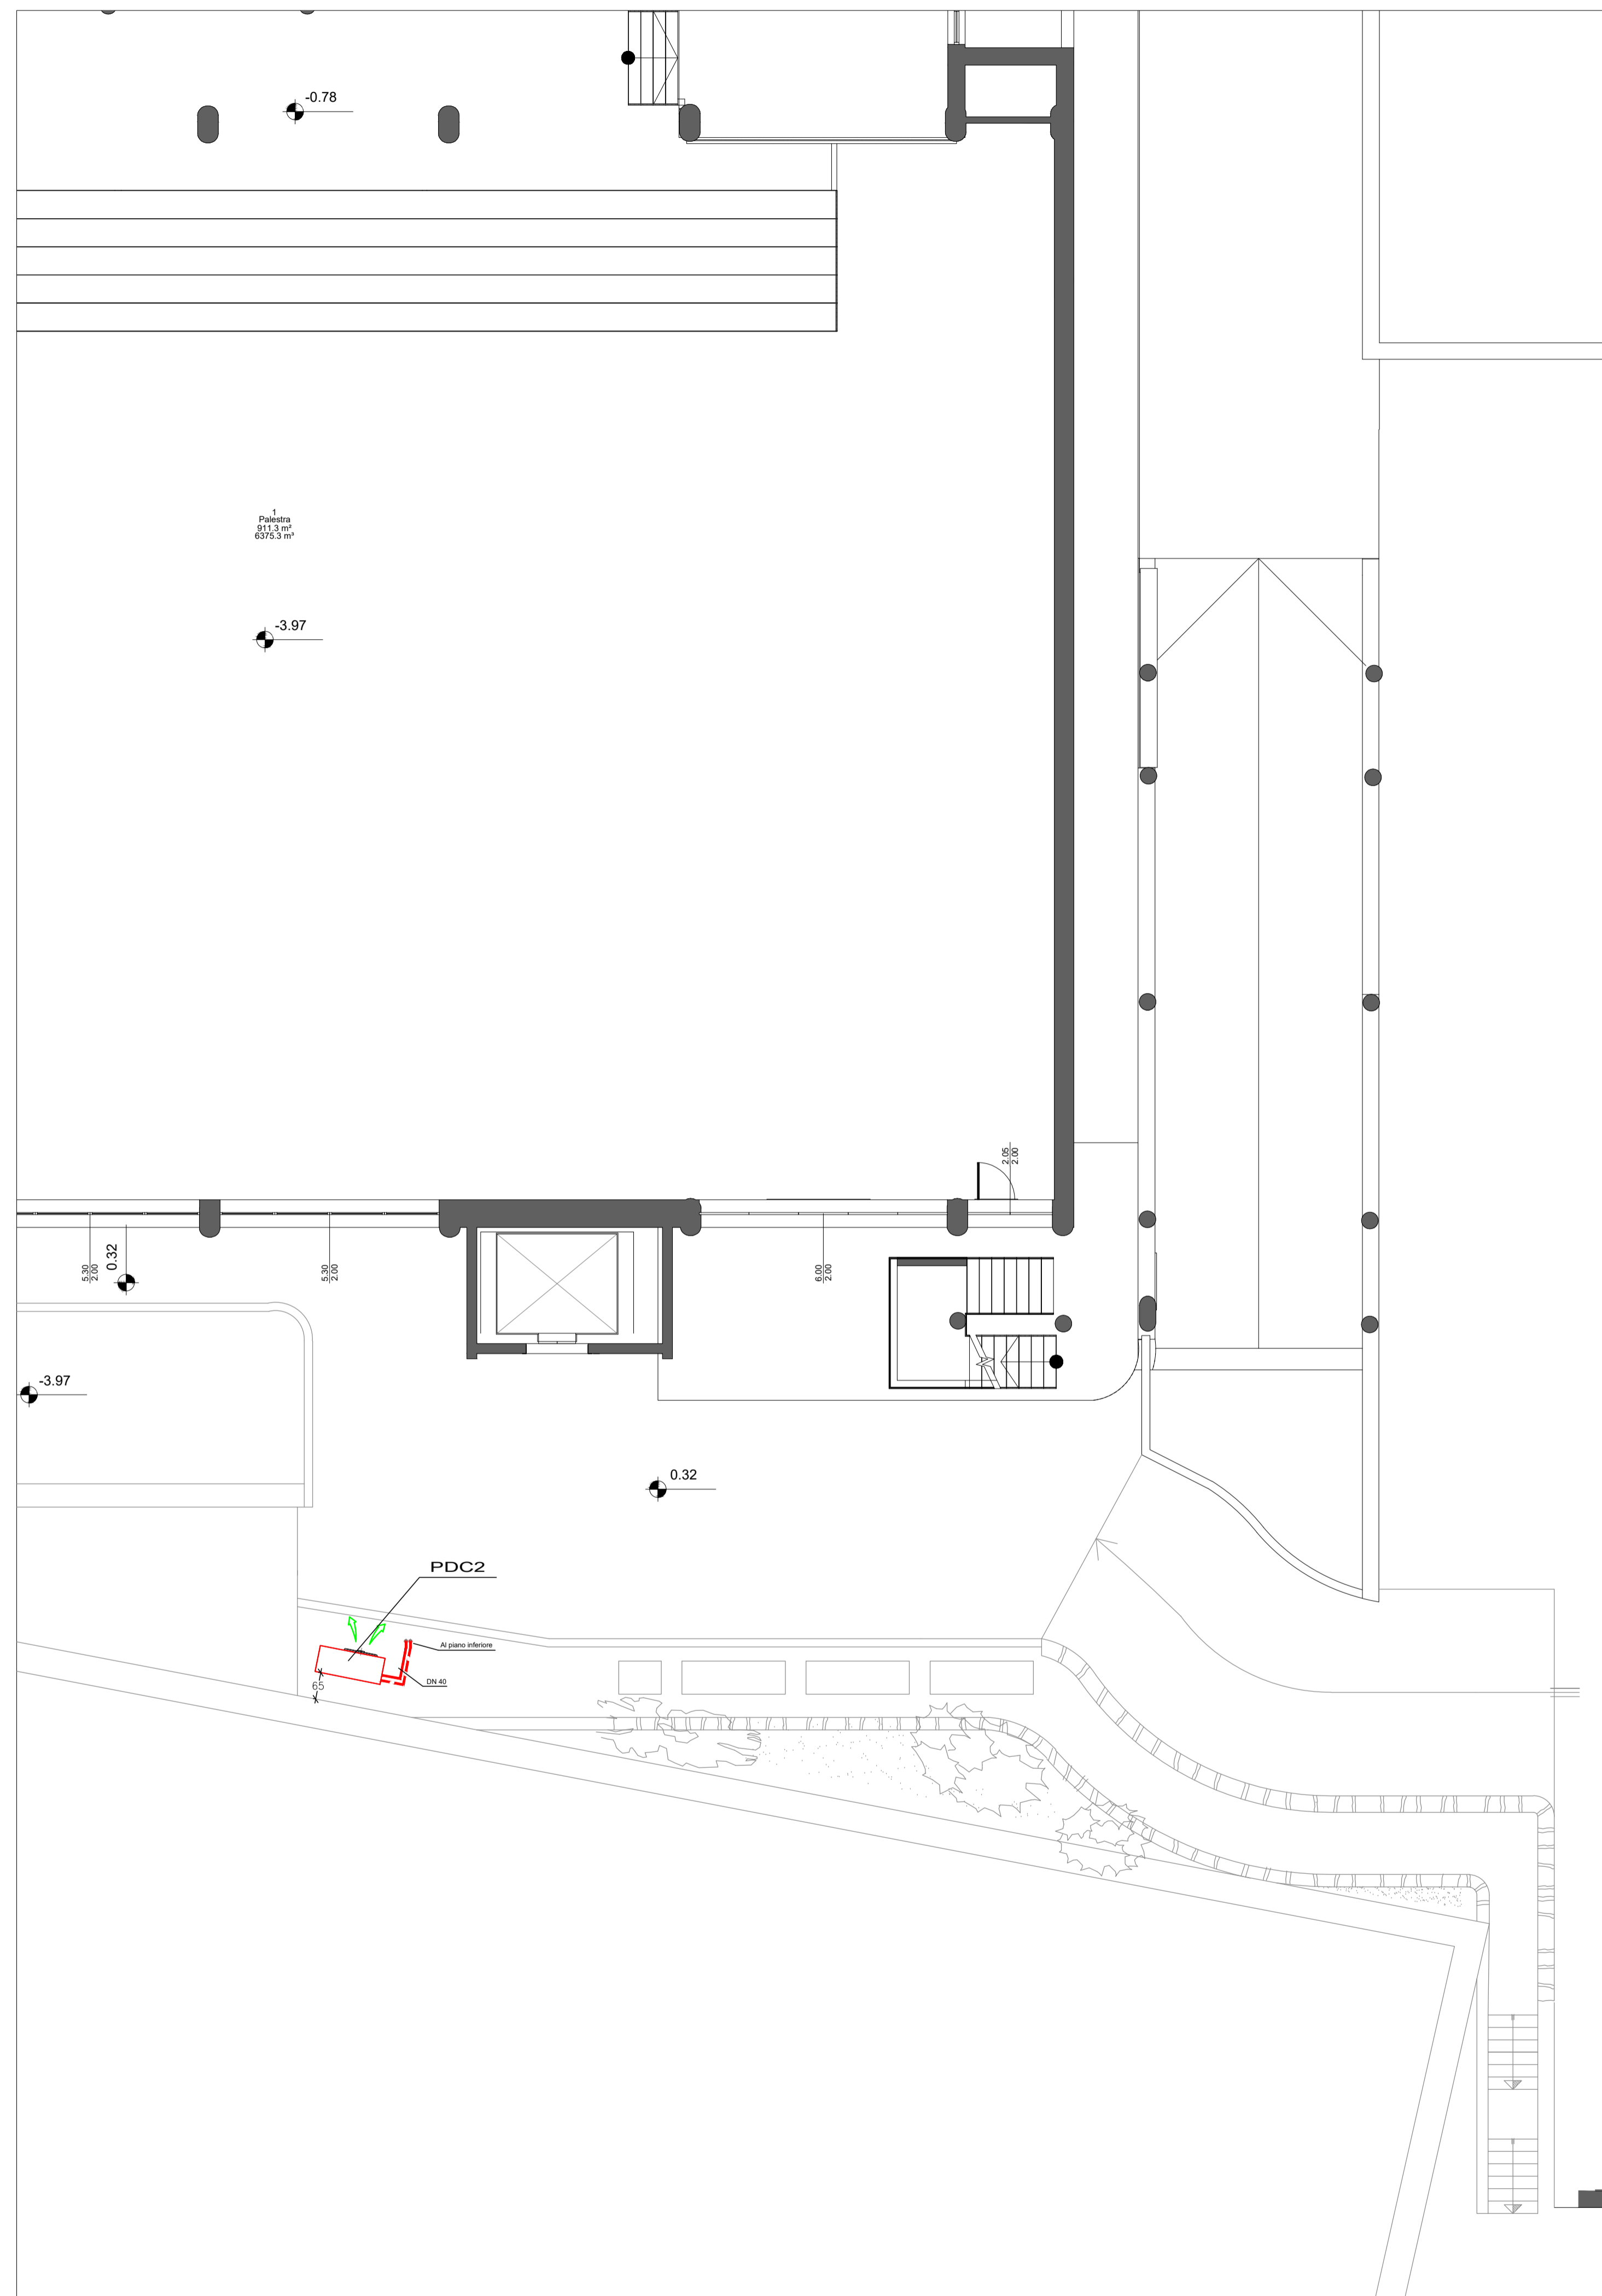

LEGENDA	
SIMBOLO	DESCRIZIONE
PDC2	Pompa di calore aria/acqua R-290, potenza termica nominale 20,1 kW
	Reti acqua calda in tubo di acciaio nero isolato
	Montanti acqua calda PDC

PARTICOLARE PDC - PIANTA - SCALA 1:50

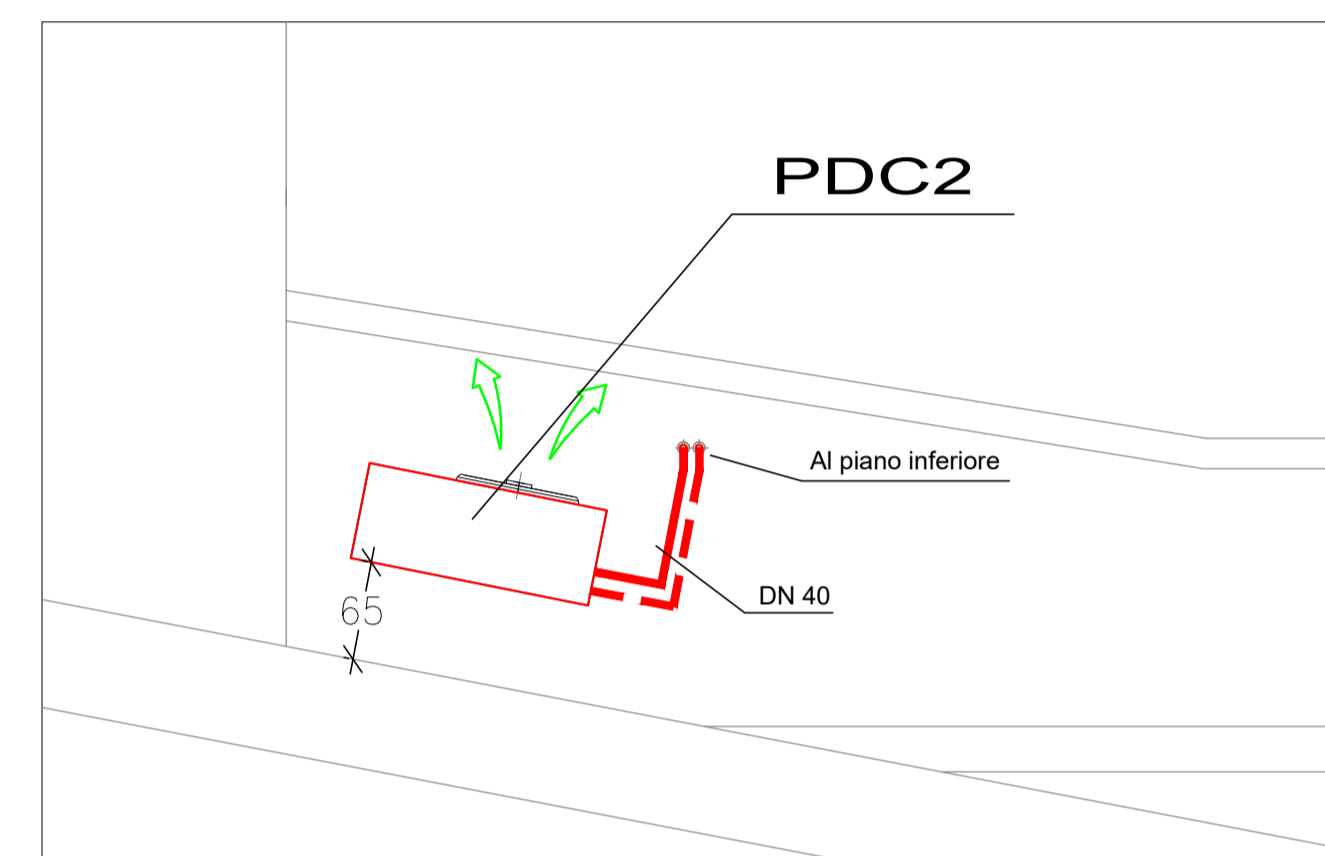

REGIONE AUTONOMA VALLE D'AOSTA
 COMUNE DI AYMAVILLES
 UNITE' DES COMMUNES VALDOTAINES GRAND-PARADIS

RIQUALIFICAZIONE ENERGETICA
 DELL'EDIFICIO POLIFUNZIONALE DI AYMAVILLES
 Cofinanziato dall'Unione Europea
 NextGenerationEU nell'ambito della misura
 M2C1 - Investimento 3.2 - "Green Communities"



Fase: PROGETTO ESECUTIVO

NUMERO TAVOLA	TITOLO
M02	IMPIANTO TERMICO PIANTA PIANO TERRA

Codice	2023-0024S	Scala	1:100
Sviluppato da	ing. Roberto MASCOTTO	Redatto da	ed
Nome File	M02.dwg	Controllato da	ing. Roberto MASCOTTO

Rev.	Data	Motivazione
Rev.0	29.01.2024	Emissione elaborato

Ing. Roberto Mascotto EGE Certificato n.21M100015PU1/RC

Timbro progettista

Regione Borgnulle, 10 - 11100 Aosta (Aa) - Tel/Fax 0162/435006 - roberto.mascotto@spantoni.it - P.Iva 01042700071

A termini di legge è vietato riprodurre o comunicare a terzi il contenuto del presente elaborato

ROBERTO MASCOTTO INGEGNERE

\\server\progetti\2023\0024S - IMPIANTO TERMICO PIANTA PIANO TERRA - IMPIANTO TERMICO - PIANO PIANO TERRA - IMPIANTO TERMICO - PIANO PIANO TERRA - 1/2023/2024 - 104/213
 DWG TO PDF TOOL LIBRARY 1.00.004 (8/2020) v.1.1